



配置図 S=1/100


沼津市 財務部 管財課	図面名 斎場	配置図		縮尺 S=1/50	図面No. /
-------------	-----------	-----	--	--------------	---------

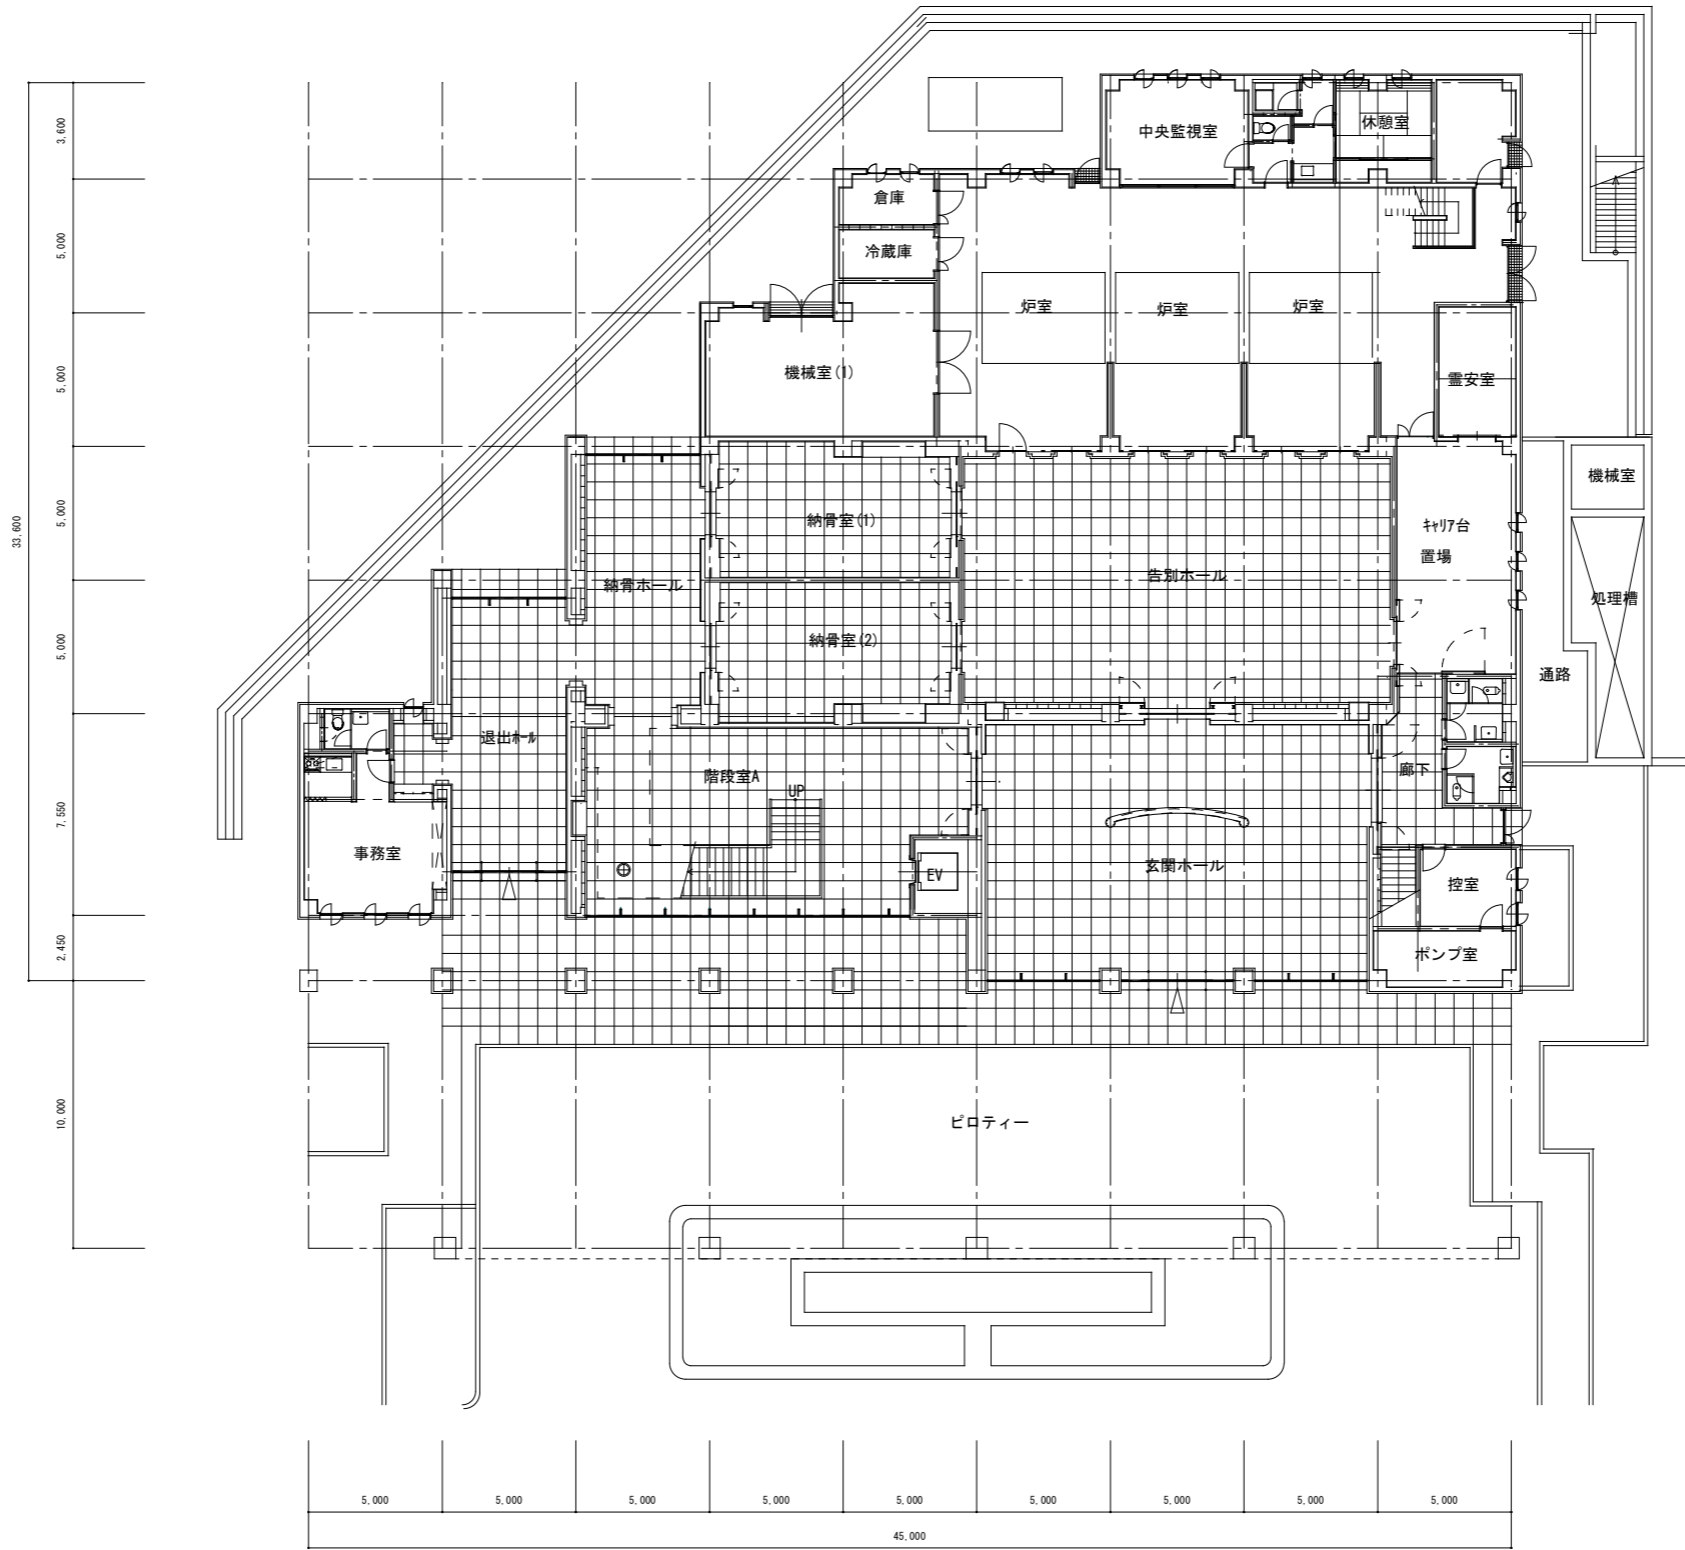

1階 平面図

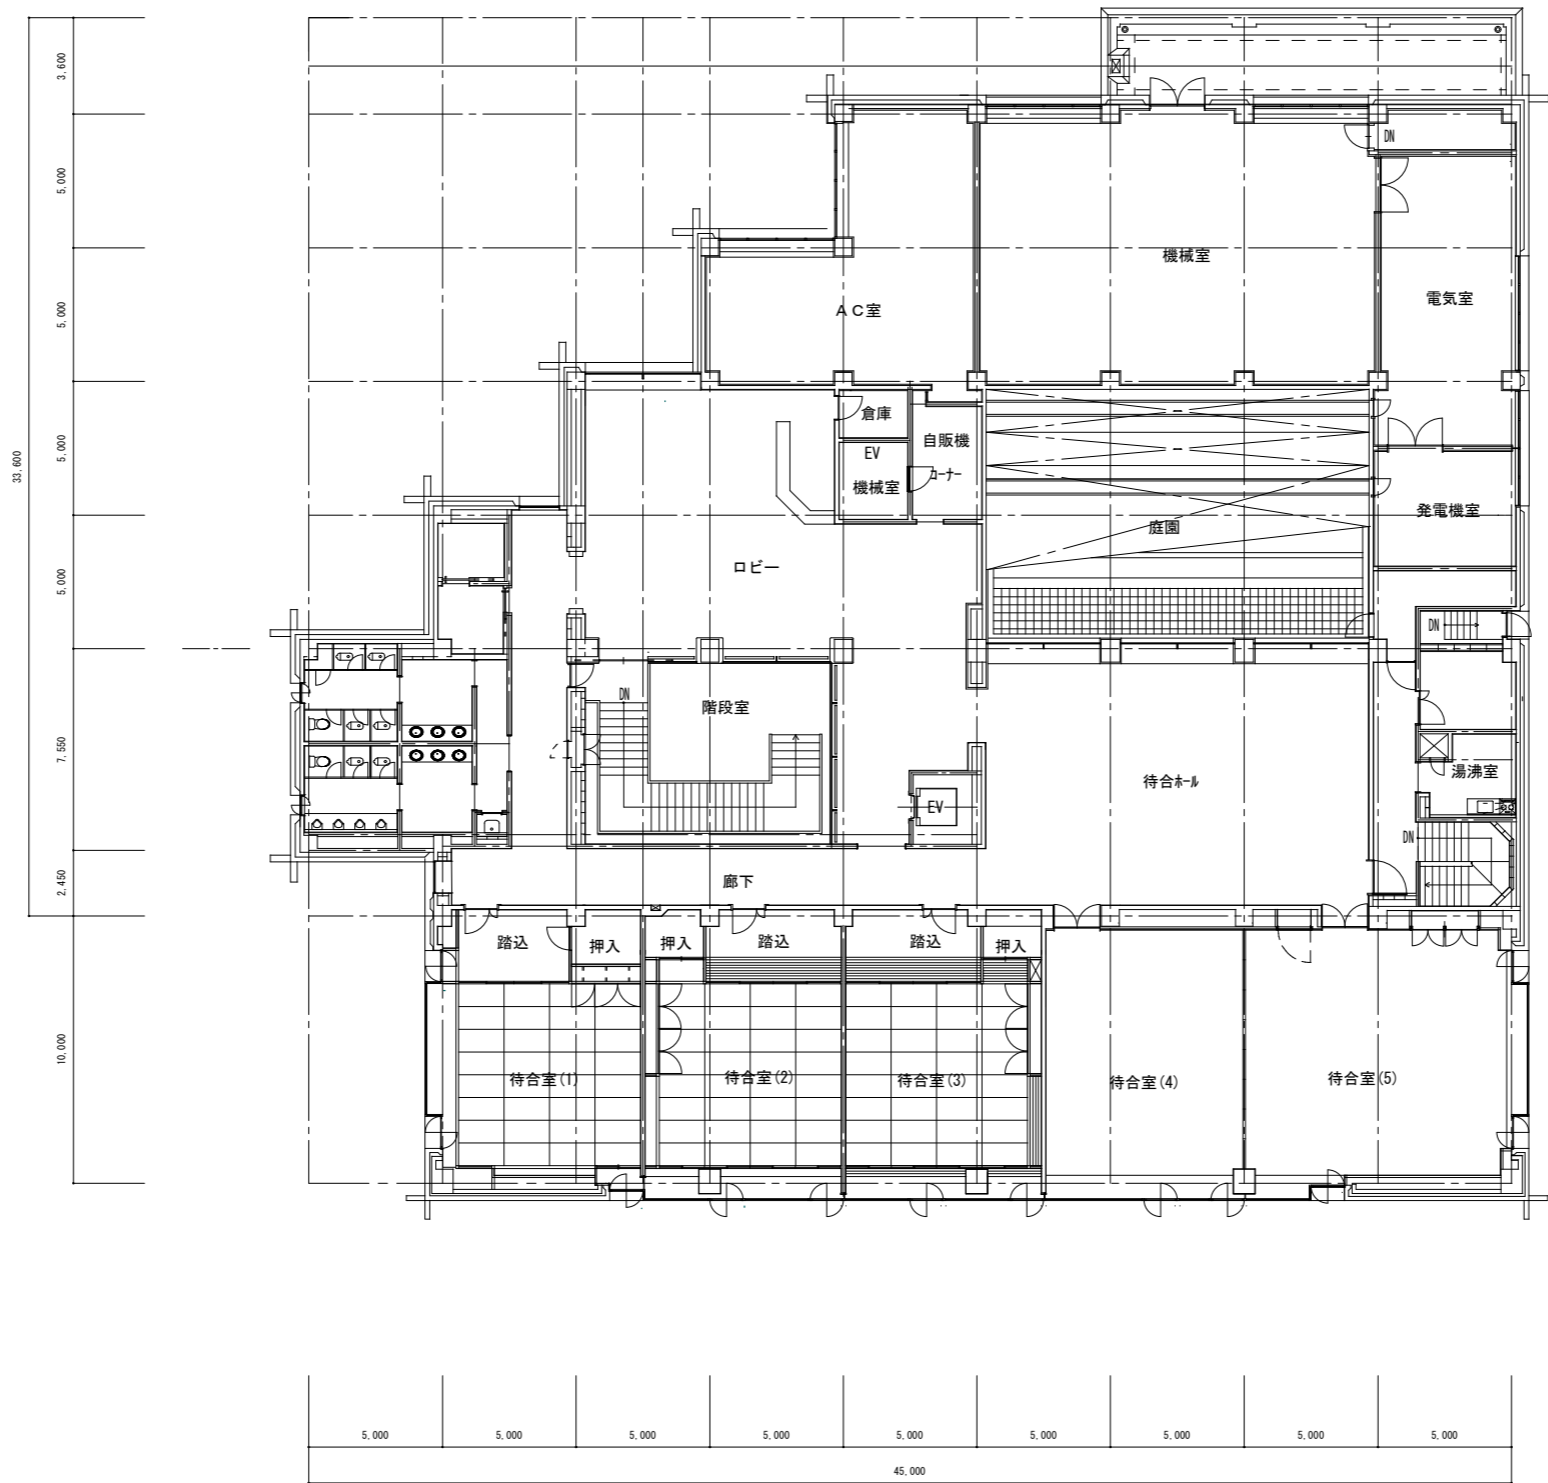

2階 平面図

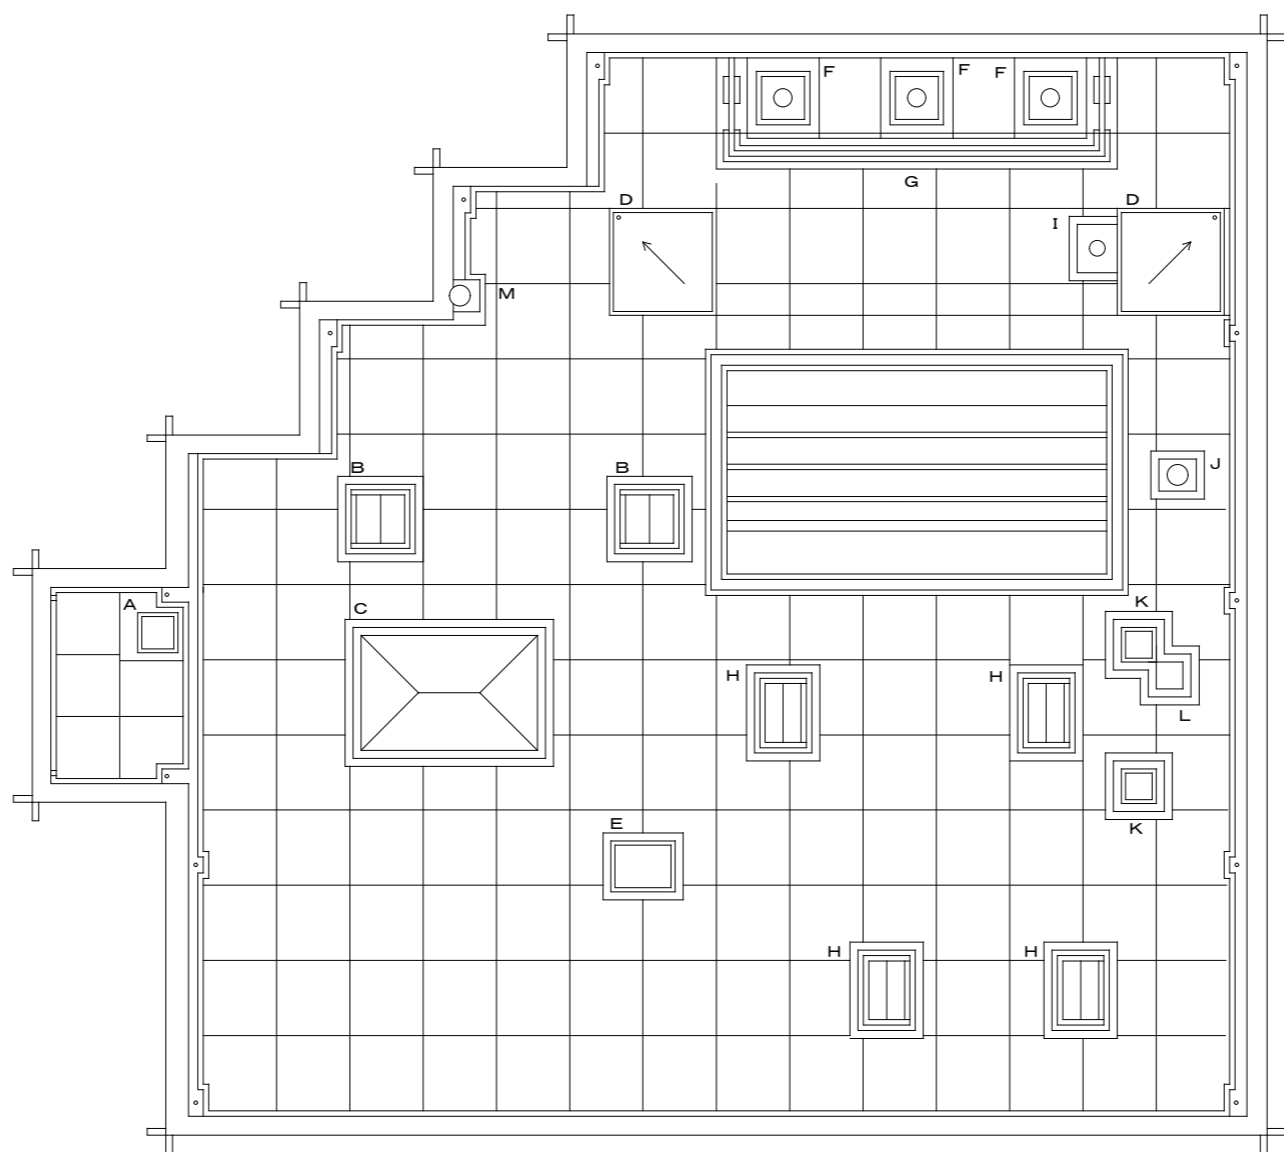

A	換気塔	H	排煙口
B	排煙口	I	屋上点検口
C	トップライト	J	煙突(発電機)
D	換気塔	K	排煙トップライト
E	排気塔	L	排煙通気配管立上り
F	煙突(火葬炉)	M	煙突(AC室)
G	目隠し壁	▽	丸輪取付位置